


SEGUNDO PISO -
CUERPO A

REFERENCIAS

- ▲ Toma secador de mano
- ▲ Toma sobre mesada
- ⊖ Extractor de aire
- Ⓛ Atenuador Ø 230mm, LED 40W, oeq autónomo
- Ⓛ Atenuador Ø 79mm, LED 6W
- ⊙ Pulsador de emergencia tipo golpe de puño
- Ⓛ ZABI Caja Alarma Baños de Discapacitados

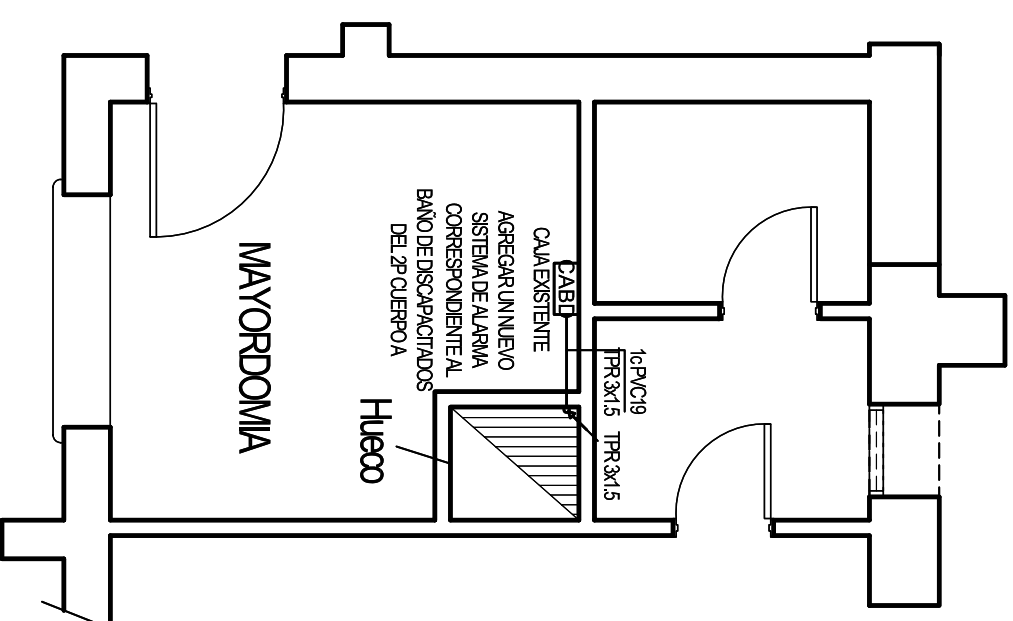

PLANTA BAJA - CUERPO A

REFERENCIAS

- ▲ Toma secador de mano
- ▲ Toma sobre mesada
- ⊖ Extractor de aire
- Ⓛ Atenuador Ø 230mm, LED 40W, oeq autónomo
- Ⓛ Atenuador Ø 79mm, LED 6W
- ⊙ Pulsador de emergencia tipo golpe de puño
- Ⓛ ZABI Caja Alarma Baños de Discapacitados

EL CONTRATISTA DEBERÁ VERIFICAR EN OBRA, TODAS LAS COTAS, NIVELES, MEDIDAS, ETC. LAS ESTIPULADAS EN PLANOS Y PLANILLAS SON A MERO TÍTULO INFORMATIVO PARA LA COTIZACIÓN DE REFERENCIA.

U.N.S. – DIRECCIÓN GENERAL DE CONSTRUCCIONES

Avda. Alem 1253 – 3º Piso – Cuerpo "A" – Bahía Blanca – 0291-4595121

REFORMA BAÑOS GENERALES CUERPO A PISO 2

Ubicación: 2do.Piso. Cuerpo A. Alem 1253. Complejo Alem. B.Blanca.

PLANO DE PLANTA PROYECTO INTALACION ELECTRICA

PROYECTO: **UNS BARRIO ALBI BAÑOS 12do**

ARCHIVO

REVISO

REVISION

Nº 14

ESCALA 1:25

FECHA Mayo 2017

0