


C

B


A

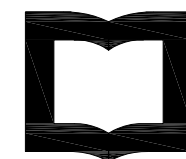

UNSAM  
UNIVERSIDAD  
NACIONAL DE  
SAN MARTIN

# CORONA DEL TORNAVIAS

## REPARACION DE SANITARIOS

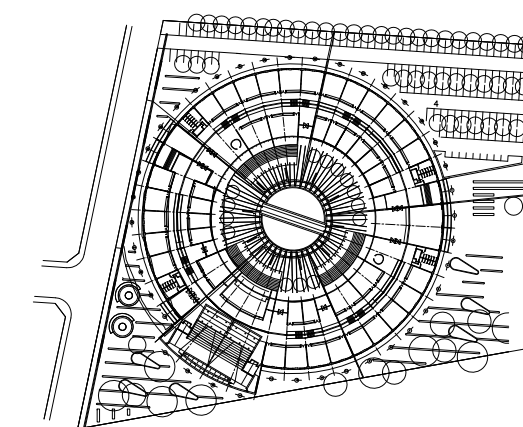

**MASTER PLAN UNIVERSITARIO**  
DE LA FUENTE Fabian, PIERONI Raul,  
RADDAVERO Guillermo, OGHIEVSKI Marta . arquitectos

**PROYECTO EDILICIO**  
DE LA FUENTE Fabian, PIERONI Raul,  
RADDAVERO Guillermo, OGHIEVSKI Marta . arquitectos

**DIRECCION DE OBRA**  
PIERONI Raul . arquitecto

ARQUITECTURA

EMISION  
ABRIL 2017

PLANTA PLANTA BAJA


PLANO N°  
AR-02

PROYECTO	ESCALA 1:500	REVISO	ESTADO DOCUMENTO	DIBUJO	ARCHIVO ST-AR.dwg
----------	-----------------	--------	---------------------	--------	----------------------

C

B

A

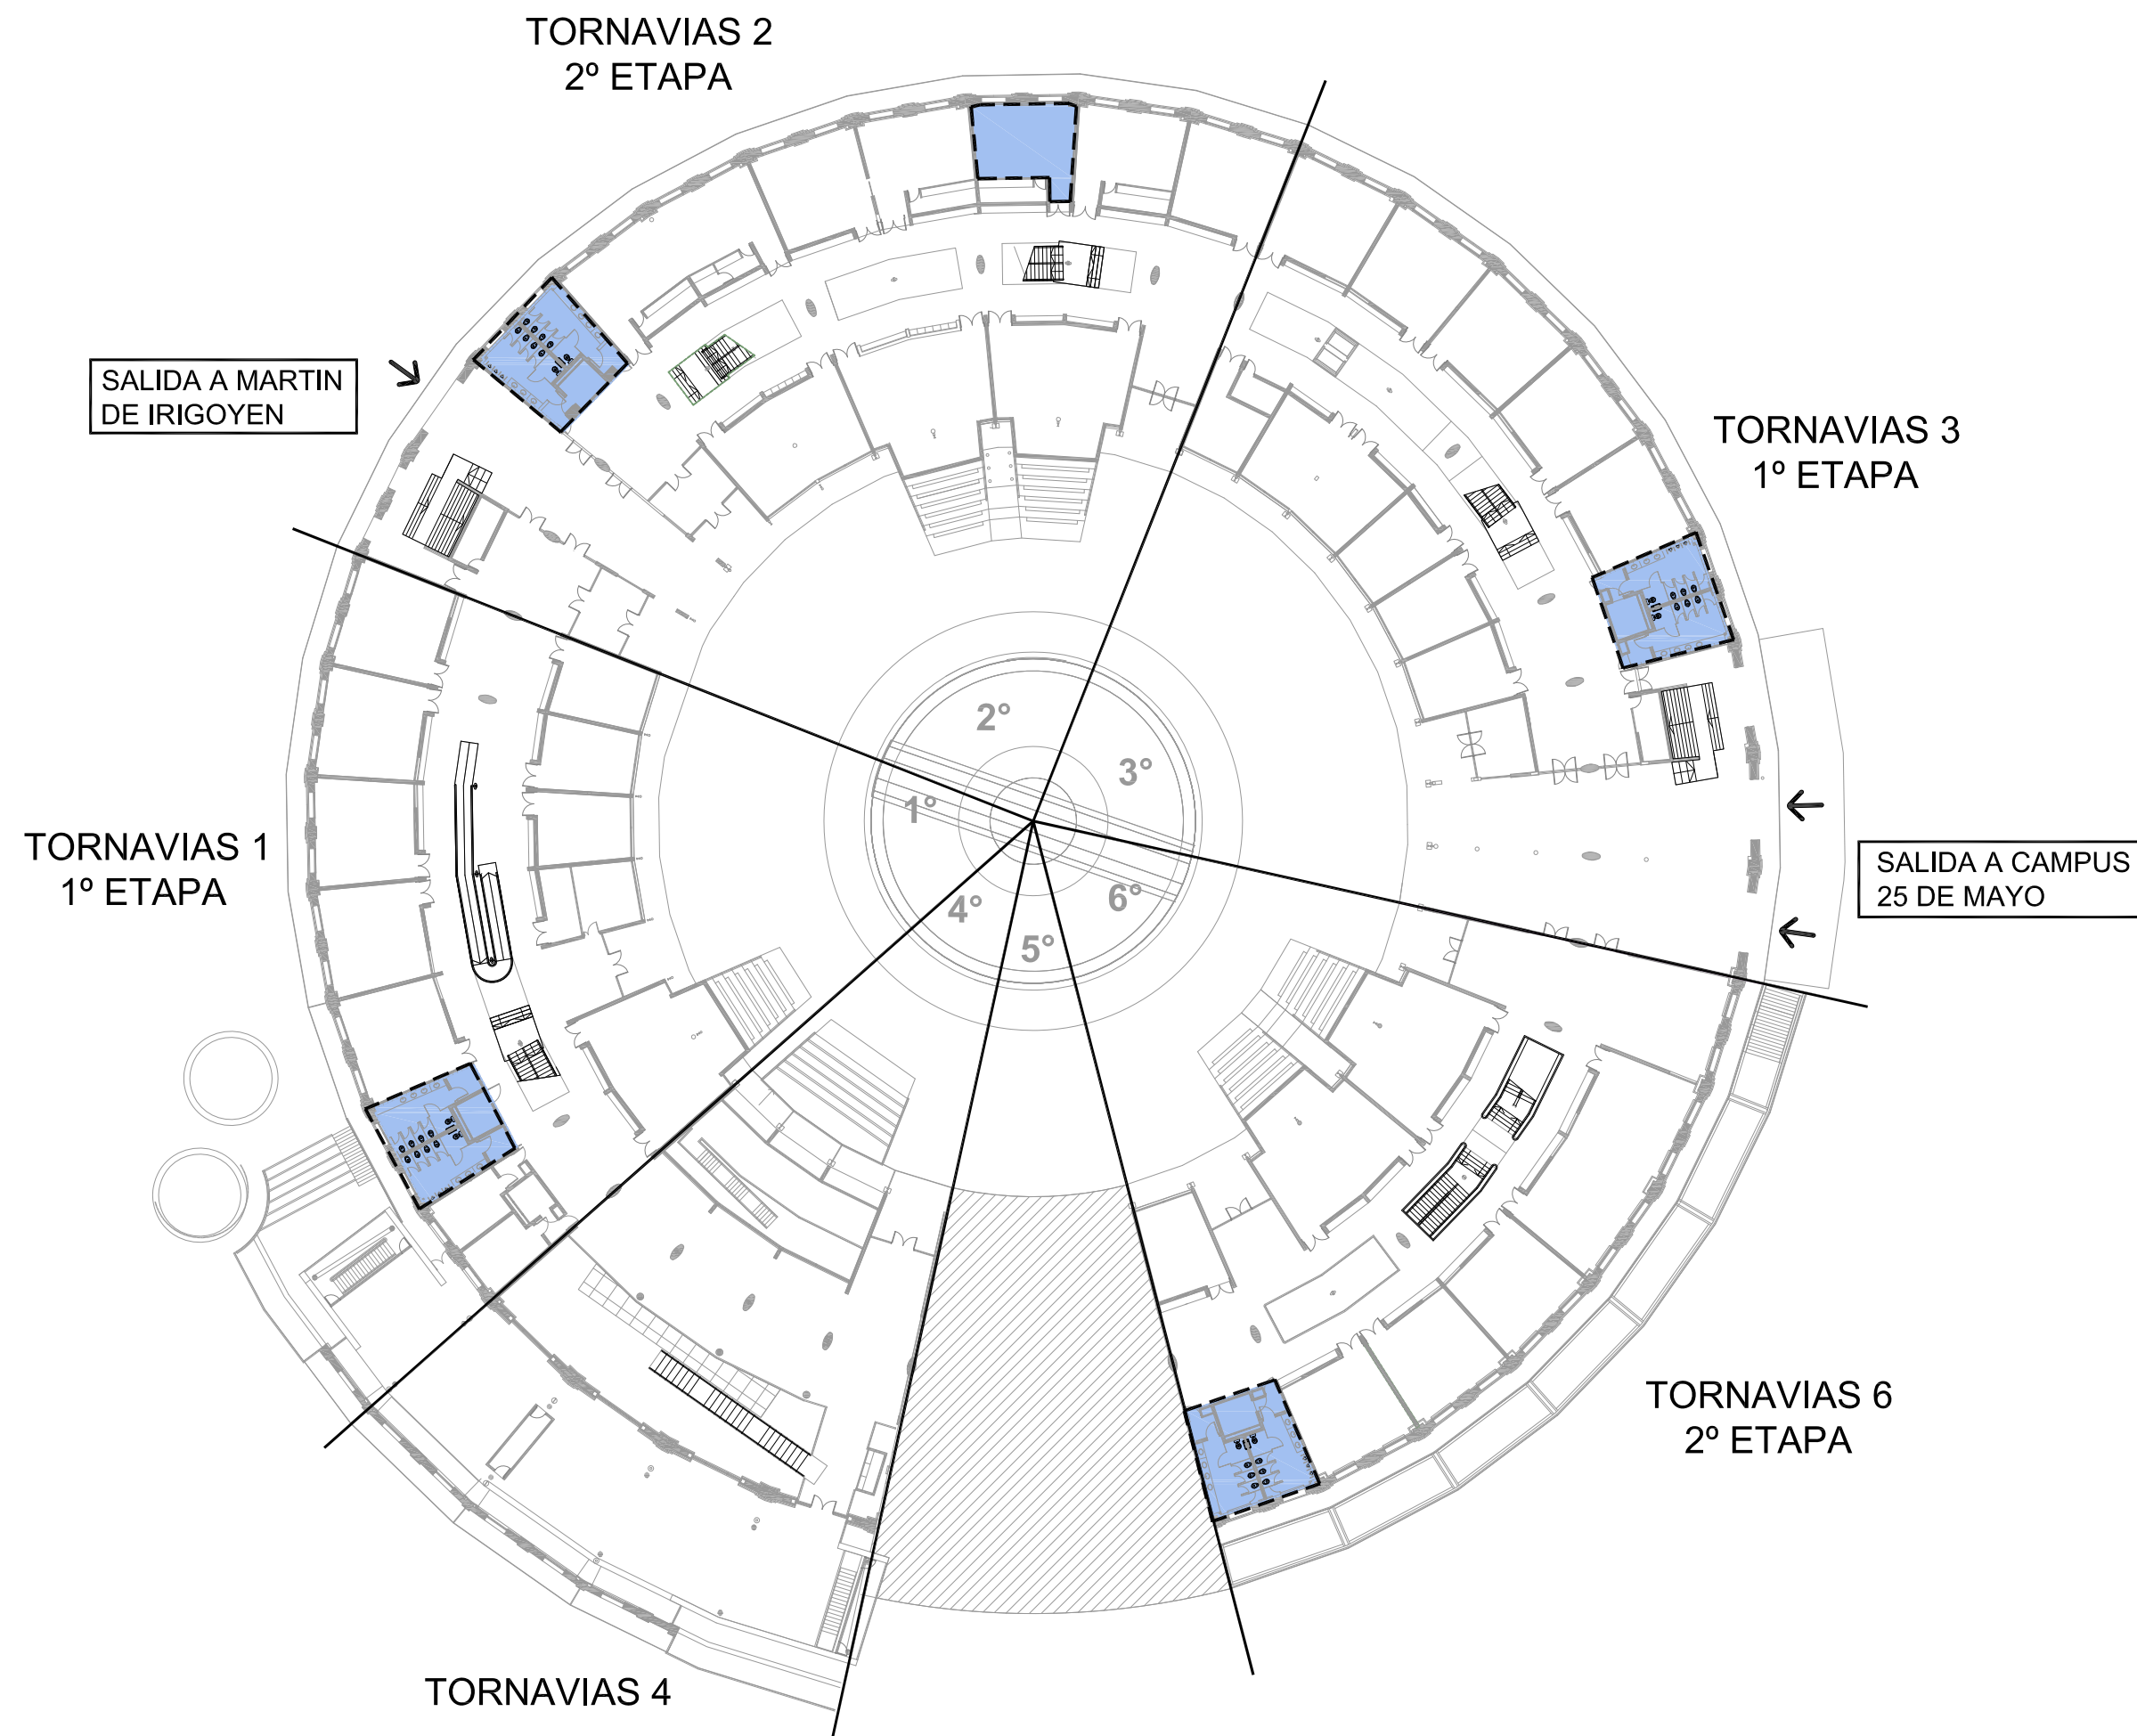

ESC. PLOTEO  
DOCUMENTO  
FORMATO DE HOJA

UNSAM  
UNIVERSIDAD  
NACIONAL DE  
SAN MARTIN



2

1